


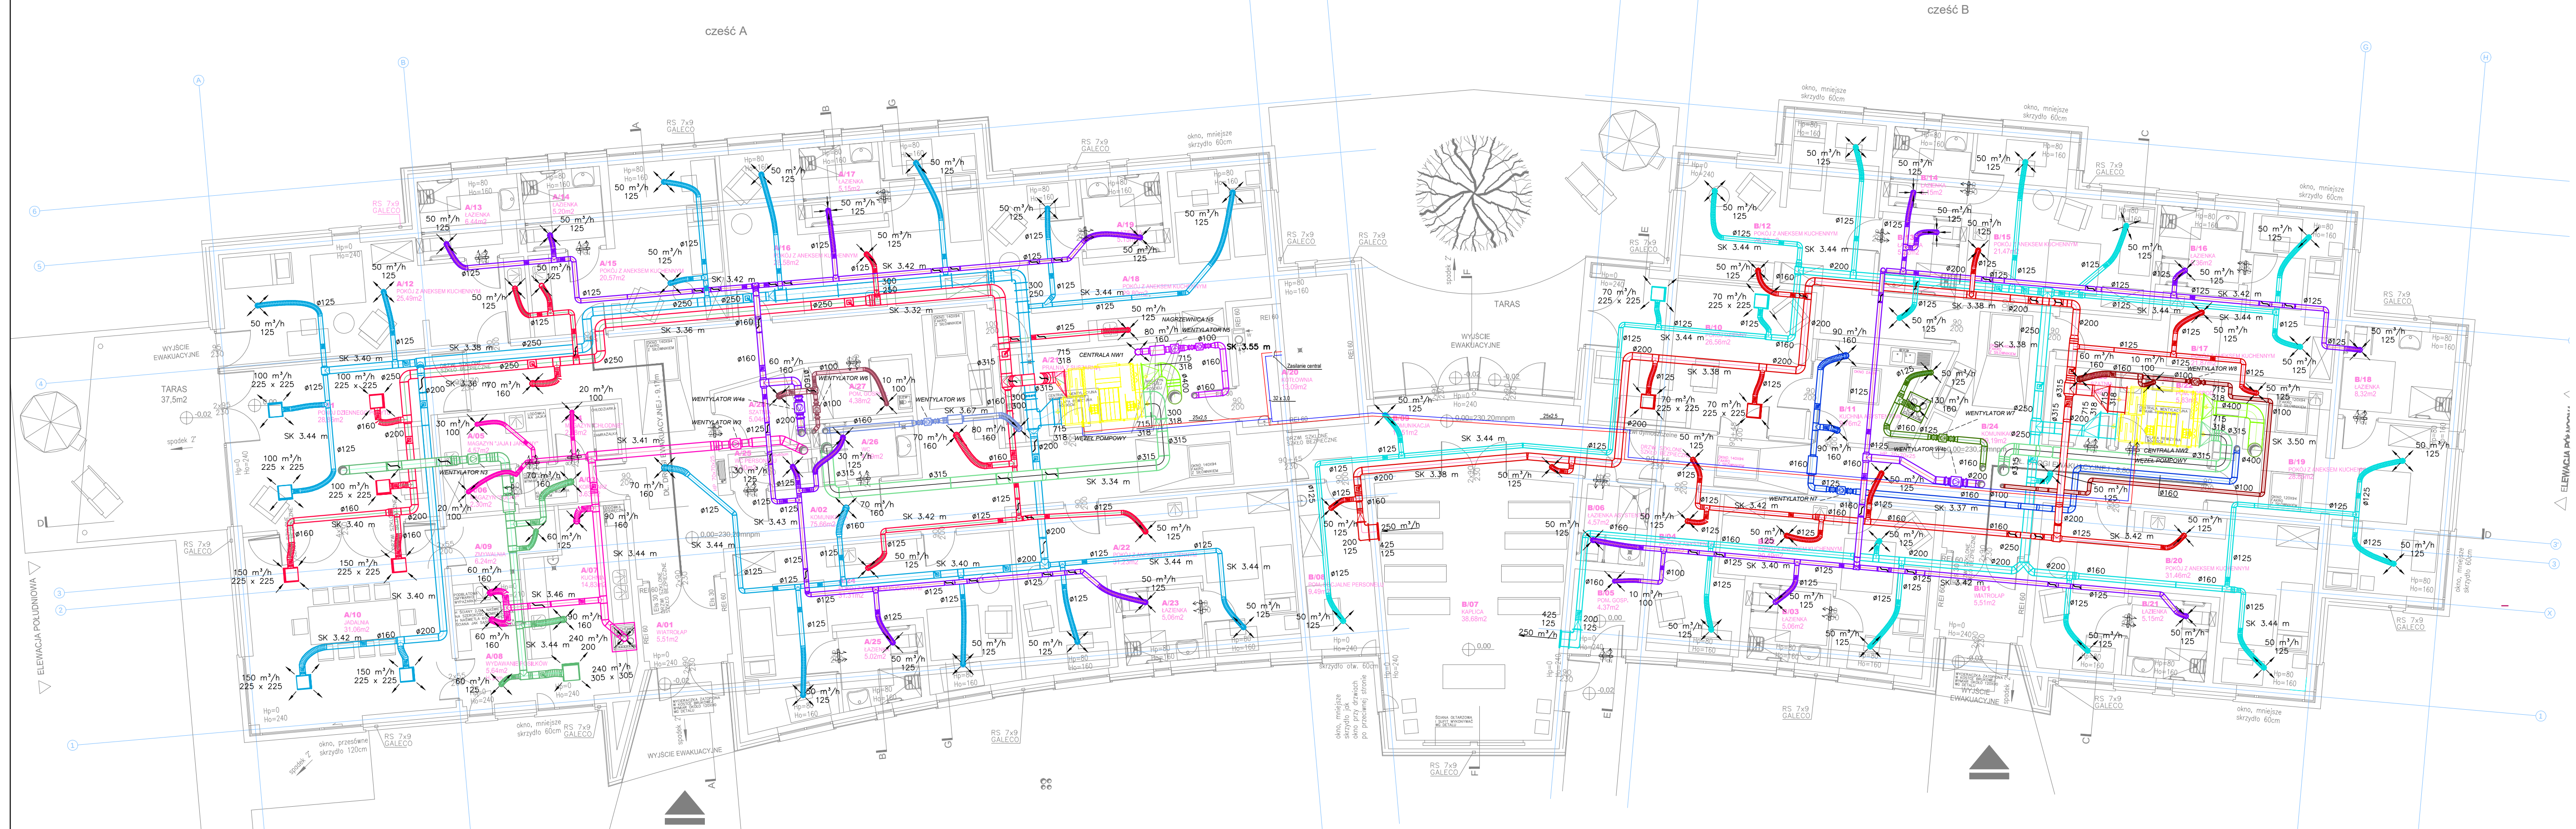

- OZNACZENIA SYSTEMÓW:
- N1... N8: INSTALACJA WENTYLACJI MECHANICZNEJ – NAWIENNA N1-N8
 - W1... W8: INSTALACJA WENTYLACJI MECHANICZNEJ – WYWIENNA W1-W8
 - WENTYLATOR KANAŁOWY WG RYSUNKU
 - ELEMENT DYSTYBUKCYJNY POWIETRZA
 - KRATKA TRANSFEROWA W DRZEWACH 220cm2

Projekt: Projekt budowlany zamienny względem ostatecznego pozwolenia na budowę nr 1216.2019 z dnia 02.08.2019r., sprawa nr BGN.6740.W.531.2019, wydane przez Starostę Wielickiego, dotyczącego budowy domu pomocy społecznej, w zakresie zmiany sposobu użytkowania budynku z domu pomocy społecznej na budynek mieszkalny w ramach programu PFRON p.n. "Samodzielność - Aktywność - Mobilność! Wspomagane Społeczności Mieszkaniowe", zmiany pokoi DPS na zespoły mieszkań użytkowników, zmianę instalacji wod.-kan. w obrębie mieszkań użytkowników, rezygnację z systemu SAP oraz zwiększenia ilości miejsc postojowych na działce.

Lokalizacja inwestycji:
Śledziejowice, działki nr 368/2, 367/6, 85, 368/1, 370/24, 370/22, 370/25 obręb 0027 Śledziejowice

Inwestor	Fundacja L'Arche w Śledziejowicach Śledziejowice 336 32-020 Wieliczka
Jednostka projektowa:	Maciej Klusek VENTLO ul. Juliusza Lea 116 lok.76 30-133 Kraków tel. +48 792 311 491 www.ventlo.pl
autorzy:	mgr inż. Maciej Klusek nr. ewid. MAP/0626/PWBS/15
sprawdzający:	mgr inż. Kamil Wiśło nr. ewid. MAP/0322/PWBS/19

branża:	Instalacje sanitarne	
faza:	PB	
temat rysunku:	INSTALACJA WENTYLACJI MECHANICZNEJ, C.O. DO CENTRAL - RZUT PARTERU	
rewizja:	00	data edycji: 03.2025
inf. fazy:	PB	skala: 1:100
		nr projektu: 0000
		nr rysunku: 1S-01