


LEGENDA: INSTALACJA KANALIZACJI DESZCZOWEJ
TEREN UTWARDZONY
TEREN ZIELONY

Projekt:
Projekt budowlany dwuetapowej budowy domu pomocy społecznej:
Etap 1: Budowa części 'A' budynku tj. w osiach A-C wraz z pomieszczeniem kotłowni oraz wewnętrznymi instalacjami: wod.-kan., c.o. z pompą ciepła, hydrantów, gazu, prądu, SAP, przyzywowej, wentylacji mechanicznej, wraz z zewnętrznymi odcinkami instalacji wewnętrznych wod.-kan. i prądu oraz zewnętrznymi instalacjami oświetlenia dojazdów, pompy ciepła z wymiennikiem gruntowym pionowym, szczelnym zbiornikiem na wodę deszczową, przebudową i przesunięciem hydrantu zewnętrznego oraz budową dojazdów do budynków wraz z przebudową zjazdu publicznego między drogami gminnymi i budową drogi pożarowej, 6 miejsc postojowych i miejsca gromadzenia odpadów stałych oraz remontem wskazanych w projekcie ścian istniejącego budynku SDS przyległych do drogi pożarowej w zakresie wymiany stolarki zewnętrznej na stolarkę EI30.
Etap 2: Budowa części 'B' budynku tj. w osiach C-H z wewnętrznymi instalacjami: wod.-kan., c.o., hydrantów, prądu, SAP, przyzywowej, wentylacji mechanicznej, wraz z zewnętrznymi odcinkami instalacji wewnętrznych kanalizacji oraz dojazdów do części 'B' budynku.

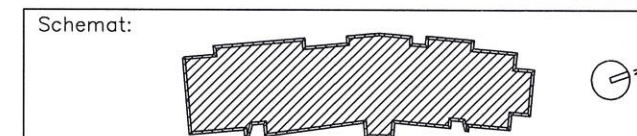

Inwestor: Fundacja L'Arche Śledziejowice 336 32-020 Wieliczka tel. +48 535 934 765 www.larche.org.pl

Jednostka projektowa: Maciej Kłusek VENTLO ul. Weryhy-Darowskiego 18/20 30-198 Kraków tel. +48 792 311 491 www.ventlo.pl

autorzy: projektant: mgr inż. Maciej Kłusek nr. ewid. MAP/0626/PWBS/15
sprawdzający: mgr inż. Maciej Markowicz nr. ewid. MAP/0469/PWOS/13

branża: Instalacje i sieci sanitarne

faza: Projekt budowlany

temat rysunku: Profil podłużny instalacji kanalizacji deszczowej

rewizja: 00	data edycji: 11.2018	skala: 1:100/200
inf. fazy: PB	nr projektu: 0260	nr rysunku: PB-IS-10

