

Właz uliczny wyposażony w:

- zatrzask
- zawias
- uszczelkę gumową

Pierścień dystansowy: 6, 8 lub 10 cm

Płyta pokrywowa

Płyta odciążająca

Uszczelnienia bitumem
szerokość szczeliny 1,5 cm

Krąg studzienny

Stopień złazowy

Podstawa studni z:


- kineta glazurowana
- wbudowanymi króćcami kamionkowymi

Króciec Ø 150-200mm
- osadzony w
prefabrykacie z
kształtką przyłączną

Uszczelka


Podbudowa: beton B10

PRZEKRÓJ A-A

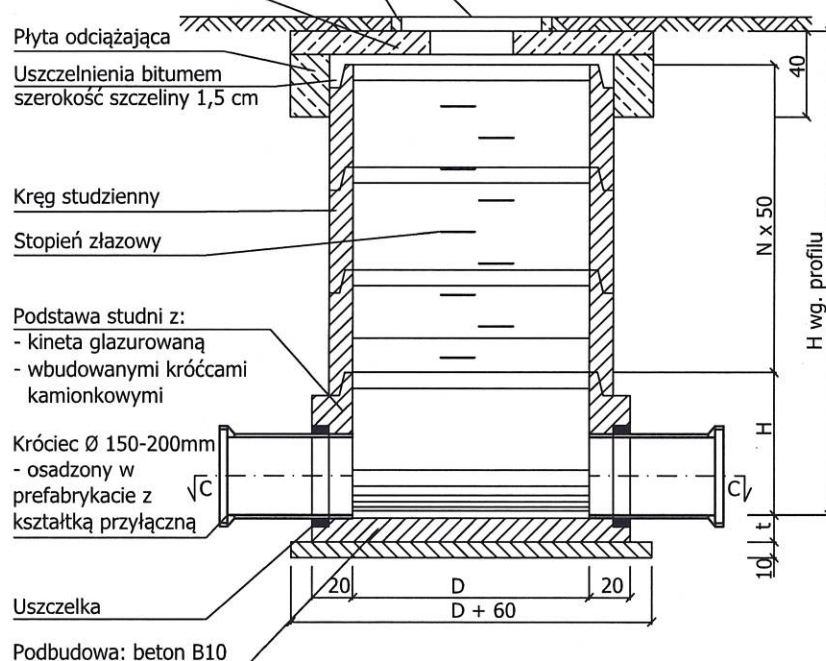

PRZEKRÓJ B-B

- wersja z płytą odciążającą

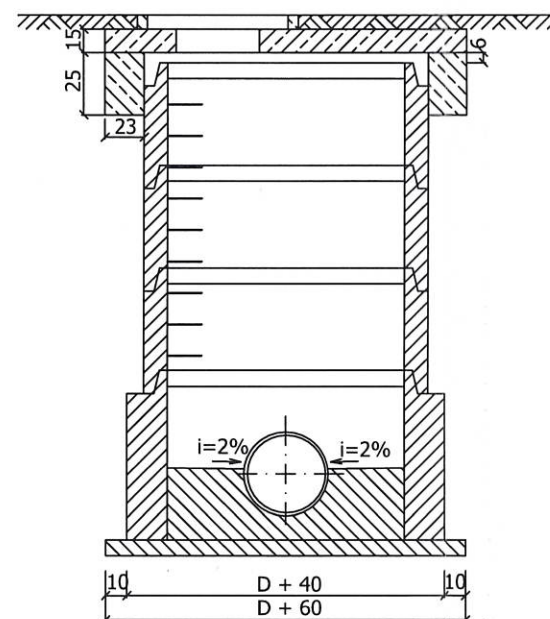

Właz uliczny wyposażony w:

- zatrzask
- zawias
- uszczelkę gumową

Pierścień dystansowy: 6, 8 lub 10 cm


Element redukujący

Uszczelka gumowa

Krąg studzienny

PRZEKRÓJ A-A

- wersja 2 z elementem redukującym

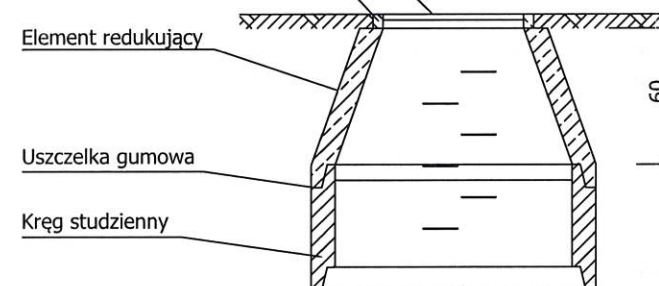

Właz uliczny

Pierścień dystansowy: 6, 8 lub 10 cm


Element redukujący

Uszczelka gumowa


Krąg studzienny

PRZEKRÓJ B-B

- wersja 2 z elementem redukującym

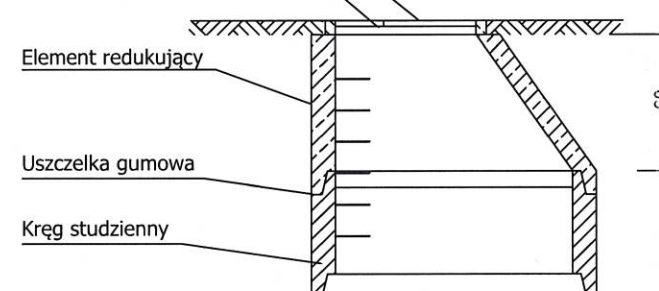

PRZEKRÓJ C-C

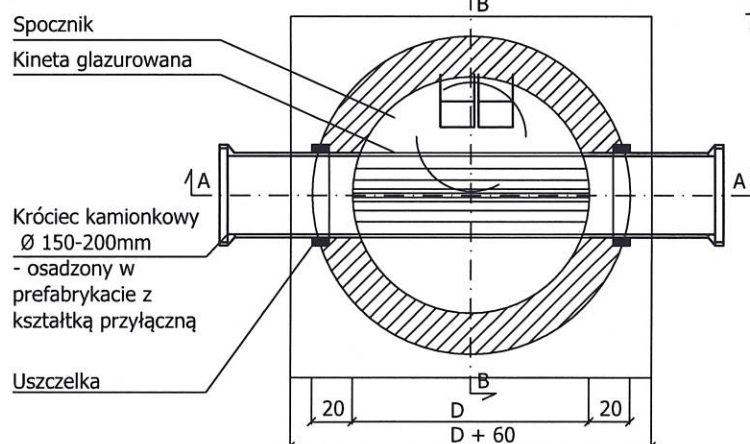

a - wg. sytuacji
podać w specyfikacji
- zamówienie do producenta

PRZEKRÓJ C-C

dla st. połączeniowych

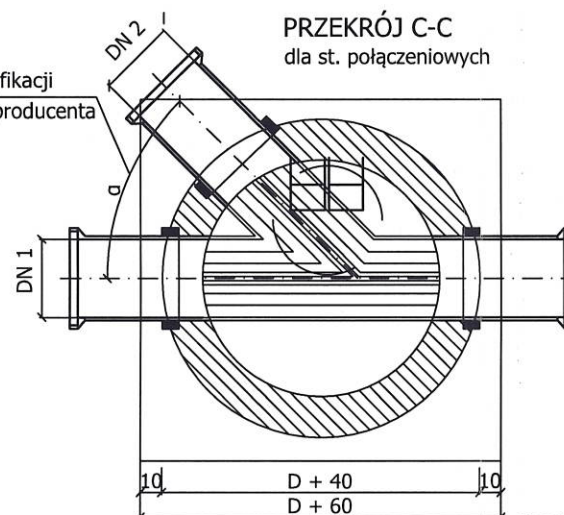


TABELA WYMIARÓW ZAMIENNYCH

Średnica studni [mm]	Średnica kanału główn. [mm]	Średnica kanału dołotow. [mm]	Wysokość kinety [mm]	
D	DN 1		H	t
800	150	100-150	350	100
800	200	100-200	400	100
1000	150	100-150	430	120
1000	200	100-200	450	150

IZOLACJA:

woda nieagresywna i słabo agresywna
POZIOMA: 2 x papa na lepiku asfaltowym
PIONOWA: zagrubowanie 2 x powierzchni abizolem "R",
2 warstwy abizolu "P" lub lepiku asfaltowego na gorąco

woda agresywna i silnie agresywna
a) do wysokości zwierciadła wody gruntowej nad podłoże:
B75, izolacja pozioma i pionowa jak dla wody słabo agresywnej
b) zwierciadło wody gruntowej powyżej 1,0 m od podłoża:
POZIOMA: 2 x papa na lepiku asfaltowym z wypełniaczem mineralnym
np. grys wapienny
PIONOWA: impregnacja powierzchni 2 x powierzchni abizolem "R",
2 warstwy masy asfaltowej abizol "P", mata szklana
DM-1004 przesycona abizolem "P", 1 warstwa abizolu "G"

UWAGA:

 
- komora musi spełniać wymogi normy szczelności wg PN-92/B-10735 pkt. 6.11-6.12
- pierścień odciążający stosować w zależności od zaleceń MPWIK lub ZGK
- podsypka i zasyp zgodnie z uwagami na przekroju poprzecznym wykopu
- realizacja prefabrykatów dla studni na załamach winna nastąpić po wykonaniu tyczenia geodezyjnego w terenie, które pozwoli na ostateczną weryfikację kątów

Starosta Wielicki
Rynek Górny 2
32-020 Wieliczka
18

Projekt:

Projekt budowlany dwuetapowej budowy domu pomocy społecznej:
Etap 1: Budowa części 'A' budynku tj. w osiach A-C wraz z pomieszczeniem kotłowni oraz wewnętrznymi instalacjami: wod.-kan., c.o. z pompą ciepła, hydrantów, gazu, prądu, SAP, przyzywowej, wentylacji mechanicznej, wraz z zewnętrznymi odcinkami instalacji wewnętrznych wod.-kan. i prądu oraz zewnętrznymi instalacjami oświetlenia dojść i dojazdów, pompy ciepła z wymiennikiem gruntowym pionowym, szczelnym zbiornikiem na wodę deszczową, przebudową i przesunięciem hydrantu zewnętrznego oraz budową dojść i dojazdów do budynków wraz z przebudową zjazdu publicznego między drogami gminnymi i budową drogi pożarowej, 6 miejsc postojowych i miejsca gromadzenia odpadów stałych oraz remontem wskazanych w projekcie ścian istniejącego budynku SDŚ przyległych do drogi pożarowej w zakresie wymiany stolarki zewnętrznej na stolarkę EI30.
Etap 2: Budowa części 'B' budynku tj. w osiach C-H z wewnętrznymi instalacjami: wod.-kan., c.o., hydrantów, prądu, SAP, przyzywowej, wentylacji mechanicznej, wraz z zewnętrznymi odcinkami instalacji wewnętrznych kanalizacji oraz dojść do części 'B' budynku.

Schemat:



Inwestor



Fundacja L'Arche
Śledziejowice 336
32-020 Wieliczka
tel. +48 535 934 765
www.larche.org.pl

Jednostka projektowa:

ventlo

Maciej Kłusek VENTLO
ul. Weryhy-Darowskiego 18/20
30-198 Kraków
tel. +48 792 311 491
www.ventlo.pl

autorzy:

projektant:

mgr inż. Maciej Kłusek
nr. ewid. MAP/0626/PWBS/15

sprawdzający:

mgr inż. Maciej Markowicz
nr. ewid. MAP/0469/PWOS/13

branża:

Instalacje i sieci sanitarne

faza:

Projekt budowlany

temat rysunku:

Schemat studni kanalizacji sanitarnej

rewizja:

00

data edycji:

11.2018

skala:

1:100

inf. fazy:

PB

nr projektu:

0260

nr rysunku:

PB-IS-14