


część B

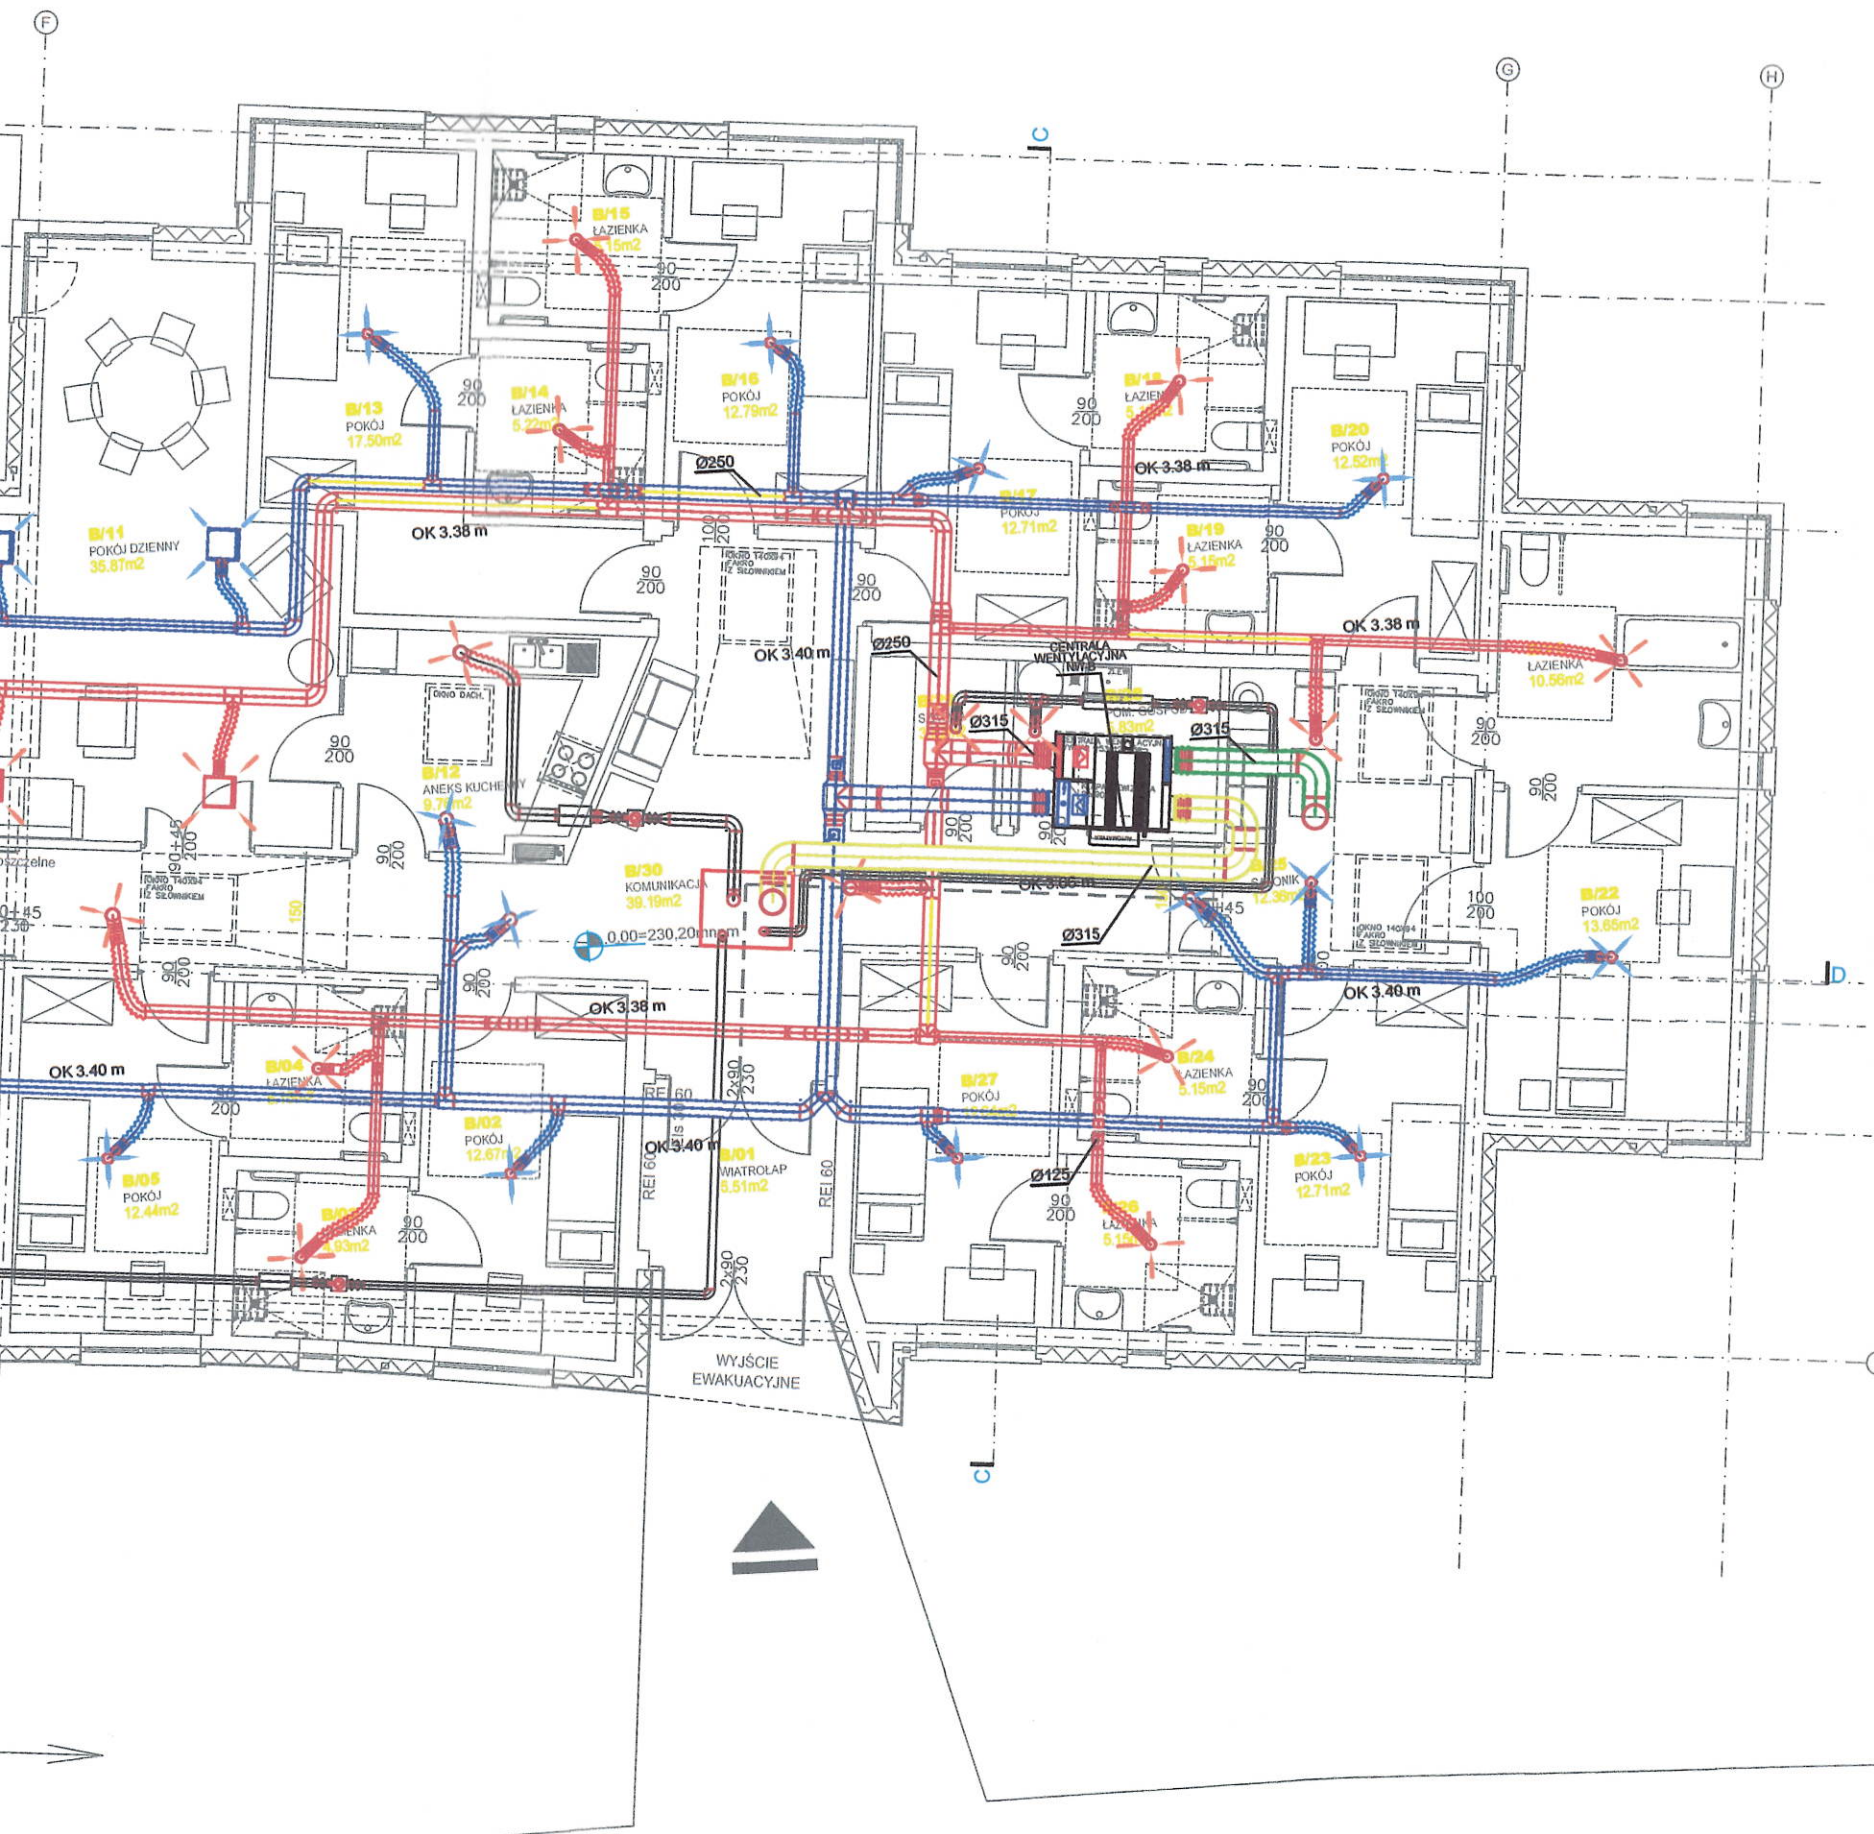

- KANAŁ CZERPNY WENTYLACJI SYSTEMU NW-K
- KANAŁ WYRZUTOWY WENTYLACJI SYSTEMU NW-K
- KANAŁ NAWIEWNY WENTYLACJI SYSTEMU NW-K
- KANAŁ WYWIEWNY WENTYLACJI SYSTEMU NW-K
- KANAŁ CZERPNY WENTYLACJI SYSTEMU NW-A
- KANAŁ WYRZUTOWY WENTYLACJI SYSTEMU NW-A
- KANAŁ NAWIEWNY WENTYLACJI SYSTEMU NW-A
- KANAŁ WYWIEWNY WENTYLACJI SYSTEMU NW-A
- KANAŁ CZERPNY WENTYLACJI SYSTEMU NW-B
- KANAŁ WYRZUTOWY WENTYLACJI SYSTEMU NW-B
- KANAŁ NAWIEWNY WENTYLACJI SYSTEMU NW-B
- KANAŁ WYWIEWNY WENTYLACJI SYSTEMU NW-B
- KANAŁ WENTYLACJI SYS. W1, W2, W3, W4, WPS, NPS, WPS
- ANEMOSTAT WENTYLACYJNY
- NAWIEWNIK / WYWIEWNIK Z PUSZKĄ ROZPRĘŻNĄ
- PRZEPUSZCZNIKA ODCINAJĄCA

Projekt:

Projekt budowlany dwuetapowej budowy domu pomocy społecznej:
Etap 1: Budowa części 'A' budynku tj. w osiach A-C wraz z pomieszczeniem kotłowni oraz wewnętrznymi instalacjami: wod.-kan., c.o. z pompą ciepła, hydrantów, gazu, prądu, SAP, przyzywowej, wentylacji mechanicznej, wraz z zewnętrznymi odcinkami instalacji wewnętrznych wod.-kan. i prądu oraz zewnętrznymi instalacjami oświetlenia dojazdów, pompy ciepła z wymiennikiem gruntowym pionowym, szczelnym zbiornikiem na wodę deszczową, przebudową i przesunięciem hydrantu zewnętrznego oraz budową dojazdów do budynków wraz z przebudową zjazdu publicznego między drogami gminnymi i budową drogi pożarowej, 6 miejsc postojowych i miejsca gromadzenia odpadów stałych oraz remontem wskazanych w projekcie ścian istniejącego budynku SDŚ przyległych do drogi pożarowej w zakresie wymiany stolarki zewnętrznej na stolarkę EI30.
Etap 2: Budowa części 'B' budynku tj. w osiach C-H z wewnętrznymi instalacjami: wod.-kan., c.o., hydrantów, prądu, SAP, przyzywowej, wentylacji mechanicznej, wraz z zewnętrznymi odcinkami instalacji wewnętrznych kanalizacji oraz dojazdów do części 'B' budynku.

Schemat:



Inwestor:



Fundacja L'Arche
Śledziejowice 336
32-020 Wieliczka
tel. +48 535 934 765
www.larche.org.pl

Jednostka projektowa:

ventlo

Maciej Kłusek VENTLO
ul. Weryhy-Darowskiego 18/20
30-198 Kraków
tel. +48 792 311 491
www.ventlo.pl

autorzy:

projektant:

mgr inż. Maciej Kłusek
nr. ewid. MAP/0626/PWBS/15

sprawdzający:

mgr inż. Maciej Markowicz
nr. ewid. MAP/0469/PWOS/13

branża:

Instalacje i sieci sanitarne

faza:

Projekt budowlany

temat rysunku:

wentylacja - rzut parteru

rewizja:

00

data edycji:

11.2018

skala:

1:100

inf. fazy:

PB

nr projektu:

0260

nr rysunku:

PB-IS-

Uzgodniono pod względem wymagań higienicznych i zdrowotnych bez zastrzeżeń (z zastrzeżeniami)

- b m

mgr inż. Alina Jamka
rzeczoznawca
d/s sanitarnych i higienicznych
upr. nr 54-N/00
w zakresie: bez ograniczeń
Data 21.11.2018
Lp. opinii 21.11.2018
tel. 12 415 52 62; 607 433 133