

MAPA DO CELÓW PROJEKTOWYCH

640.119.2025	Skala 1:500 Godto mapy: 7.124.12.19.4.2
województwo: małopolskie	
miasto: wielicki	
ulica: Wieliczka - G	
numer: [121905_5.0027], Śledziejowice	
Obszar, który był przedmiotem aktualizacji: 	
data: 7/01/2025	Układ współrzędnych: PL-2000-strefa 7
data opracowania mapy: 04.02.2025	Układ wysokości: PL-EVRF2007-NH
inż. Przemysław Damaszk	mgr inż. Krzysztof Maciaszek
Geodeta	GEODETA UPRAWNIONY
	nr uprawnień zawodowych 23354 (zakres 1, 2)
nazwisko osoby, która opracowała mapę)	(kierownik prac geodezyjnych)

Poświadczam, że niniejszy dokument został opracowany w wyniku prac geodezyjnych, których rezultaty zawiera operat techniczny pozytywnie zweryfikowany. Jednocześnie informuję, że jestem świadomy odpowiedzialności karnej za złożenie fałszywego oświadczenia.	
Identyfikator zgłoszenia prac geodezyjnych	6640.119.2025
Organ służby geodezyjnej, który otrzymał zgłoszenie	Starosta Wielicki
Wykonawca prac geodezyjnych	"GEOGIS" Przemysław Damaszk
Nr oraz data sporządzenia dokumentu zawierającego wynik pozytywnej weryfikacji	Nr 6640.119.2025_92867 z dnia: 24.02.2025
Imię i nazwisko oraz nr uprawnień zawodowych kierownika prac	mgr inż. Krzysztof Maciaszek GEODETA UPRAWNIONY nr uprawnień zawodowych 23354 (zakres 1, 2)

Legenda:

- oznaczenie zakresu opracowania
- nieprzekraczalne linie zabudowy
- linie rozgraniczające tereny o różnym sposobie użytkowania i zagospodarowania
- tereny zabudowy mieszkaniowej jednorodzinnej
- tereny tras komunikacyjnych
- tereny zabudowy usługowej


Niniejsza mapa została wykonana bez ustalenia obciążeń dotyczących służebności gruntowych.

Mapa w swej treści zawiera nowe projekty uzgodnione przez ZUDP.

ZALĄCZNIK DO PISMA/DECYZJI
GzD 4411.2. 20.2026
Z DNIA 16.03.2026r.
(podpisano elektronicznie)

Dyrektor
Gminnego Zarządu Dróg
w Wieliczce
mgr inż. Paulina Sewiło-Madej

5	KD1	6	proj. budowa rowu krytego Ø400 pod zjazdem nie objęta wnioskiem o uzgodnienie na naradzie koordynacyjnej
4	X	7	istniejąca podbudowa słupowa napowietrznej sieci teletechnicznej do likwidacji
2	o	8	projektowana podbudowa słupowa napowietrznej sieci teletechnicznej
1	T		przebudowa napowietrznej sieci teletechnicznej
7	ci		przebudowa sieci gazowej

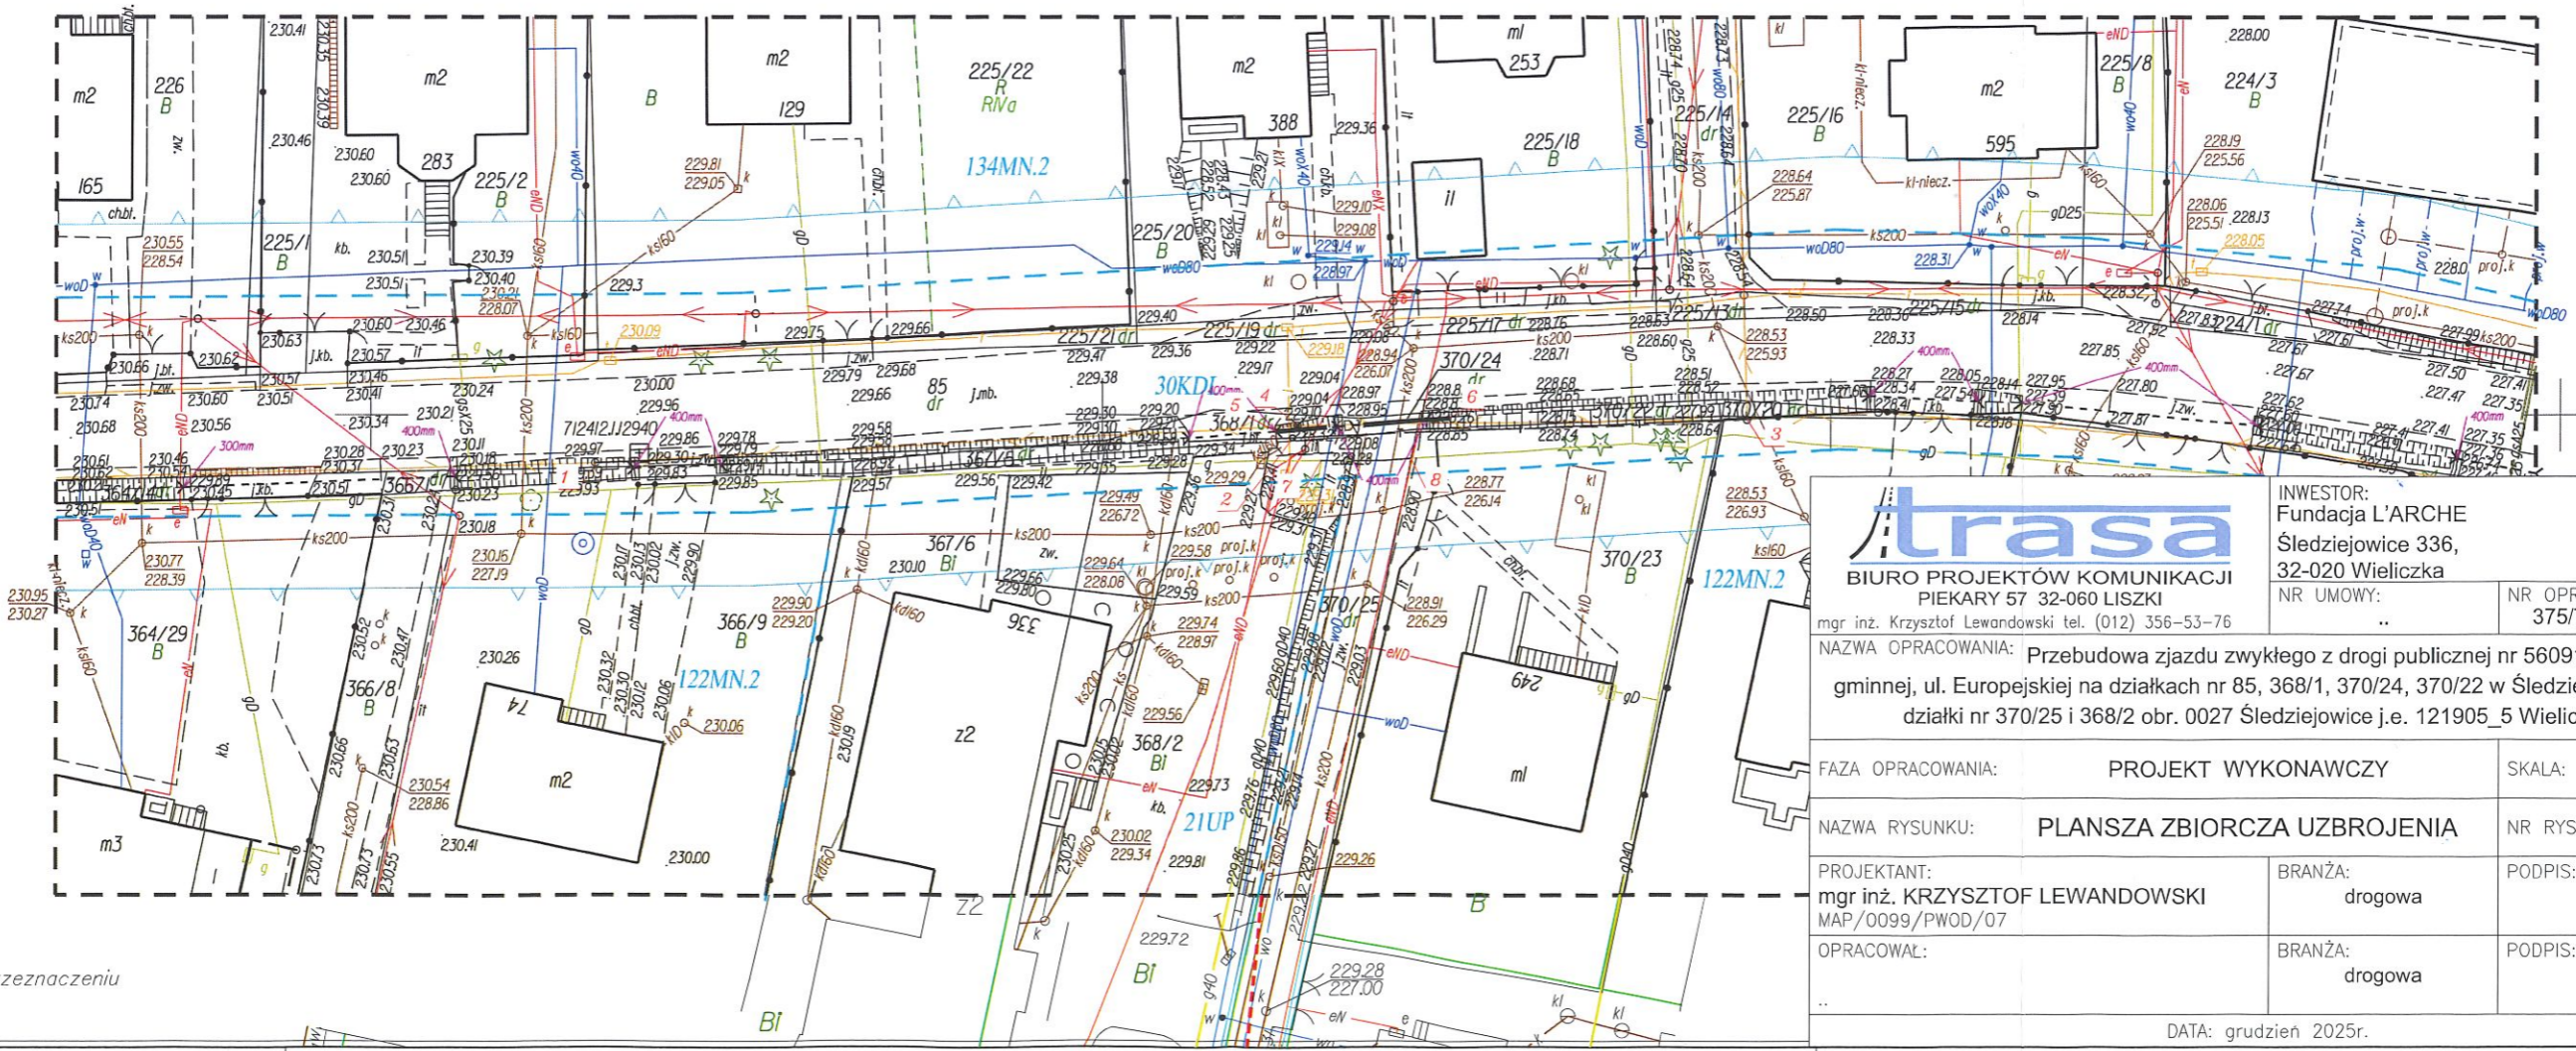

		INWESTOR: Fundacja L'ARCHE Śledziejowice 336, 32-020 Wieliczka	NR OPRACOWANIA: 375/TRASA/2025
BIURO PROJEKTÓW KOMUNIKACJI PIEKARY 57 32-060 LISZKI		NR UMOWY: ..	
mgr inż. Krzysztof Lewandowski tel. (012) 356-53-76			
NAZWA OPRACOWANIA: Przebudowa zjazdu zwykłego z drogi publicznej nr 560919K kategorii gminnej, ul. Europejskiej na działkach nr 85, 368/1, 370/24, 370/22 w Śledziejowicach, na działki nr 370/25 i 368/2 obr. 0027 Śledziejowice j.e. 121905_5 Wieliczka-G			
FAZA OPRACOWANIA:	PROJEKT WYKONAWCZY	SKALA:	1:500
NAZWA RYSUNKU:	PLANSZA ZBIORCZA UZBROJENIA	NR RYS.:	1.4
PROJEKTANT: mgr inż. KRZYSZTOF LEWANDOWSKI MAP/0099/PWOD/07	BRANŻA: drogowa	PODPIS:	
OPRACOWAŁ: ..	BRANŻA: drogowa	PODPIS:	
DATA: grudzień 2025r.			

63/4nym przeznaczeniu

za zgodność z oryginałem